





Przekrój G-G

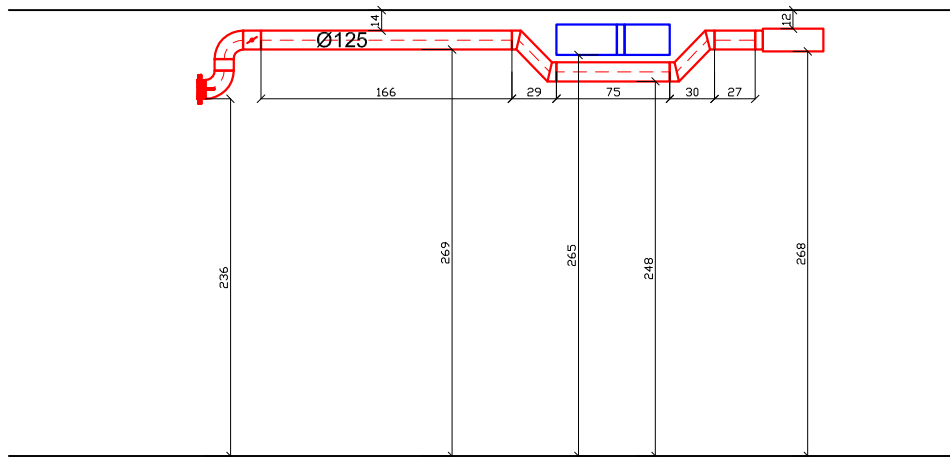

Przekrój I-I

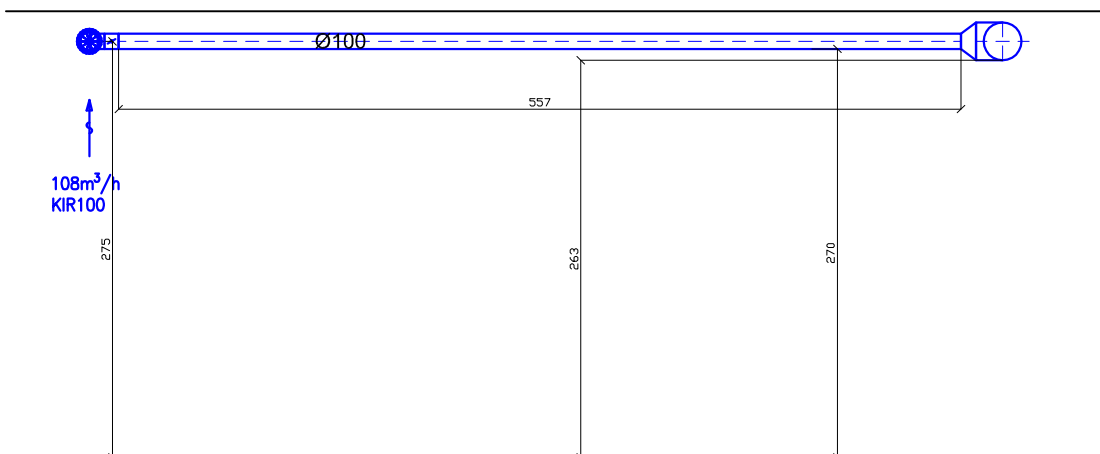

 Przekrój H-H

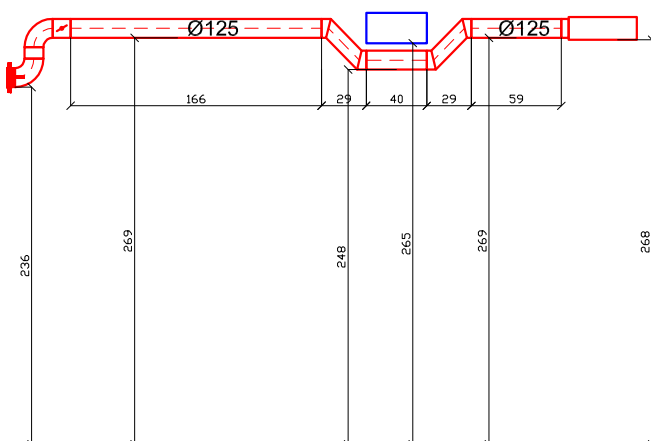

STUDIO "A"

PRACOWNIA
PROJEKTOWA

ul. Storczykowa 2 15-644
Białystok
tel. (0-85) 661-08-48

przedmiot: PRZEKRÓJ WENTYLACJI MECHANICZNEJ
G-G; ; H-H; I-I

Szpital Ogólny w Grajewie
 obiekt: Oddział Ginekologiczno-Położniczy
 i Zespół Porodowy

adres Grajewo, ul. Konstytucji 3 Maja 34, dz. nr
budowy: ewid.1884/41

data: 20.11.2018

skala 1:50

branża: IS.

inst sanit.: mgr inż. I. Józefowicz
Uprawnienia budowlane do projektowania bez
ograniczeń w specjalności instalacji sanitarnych
nr ewid. nr upr. 2498/Lb/74, B171/83

podpis:

WSZYSTKIE PRAWA ZASRTZEŻONE. ŁĄCZNIE Z
PRAWEM DO REPRODUKЦИИ I UDOSTĘPNIANIA, W
CAŁOŚCI LUB CZĘŚCI, BEZ ZGODY AUTORA.

nr
rys.:
IS-4